




15 PLANTA BAIXA
ESC.: 1/50

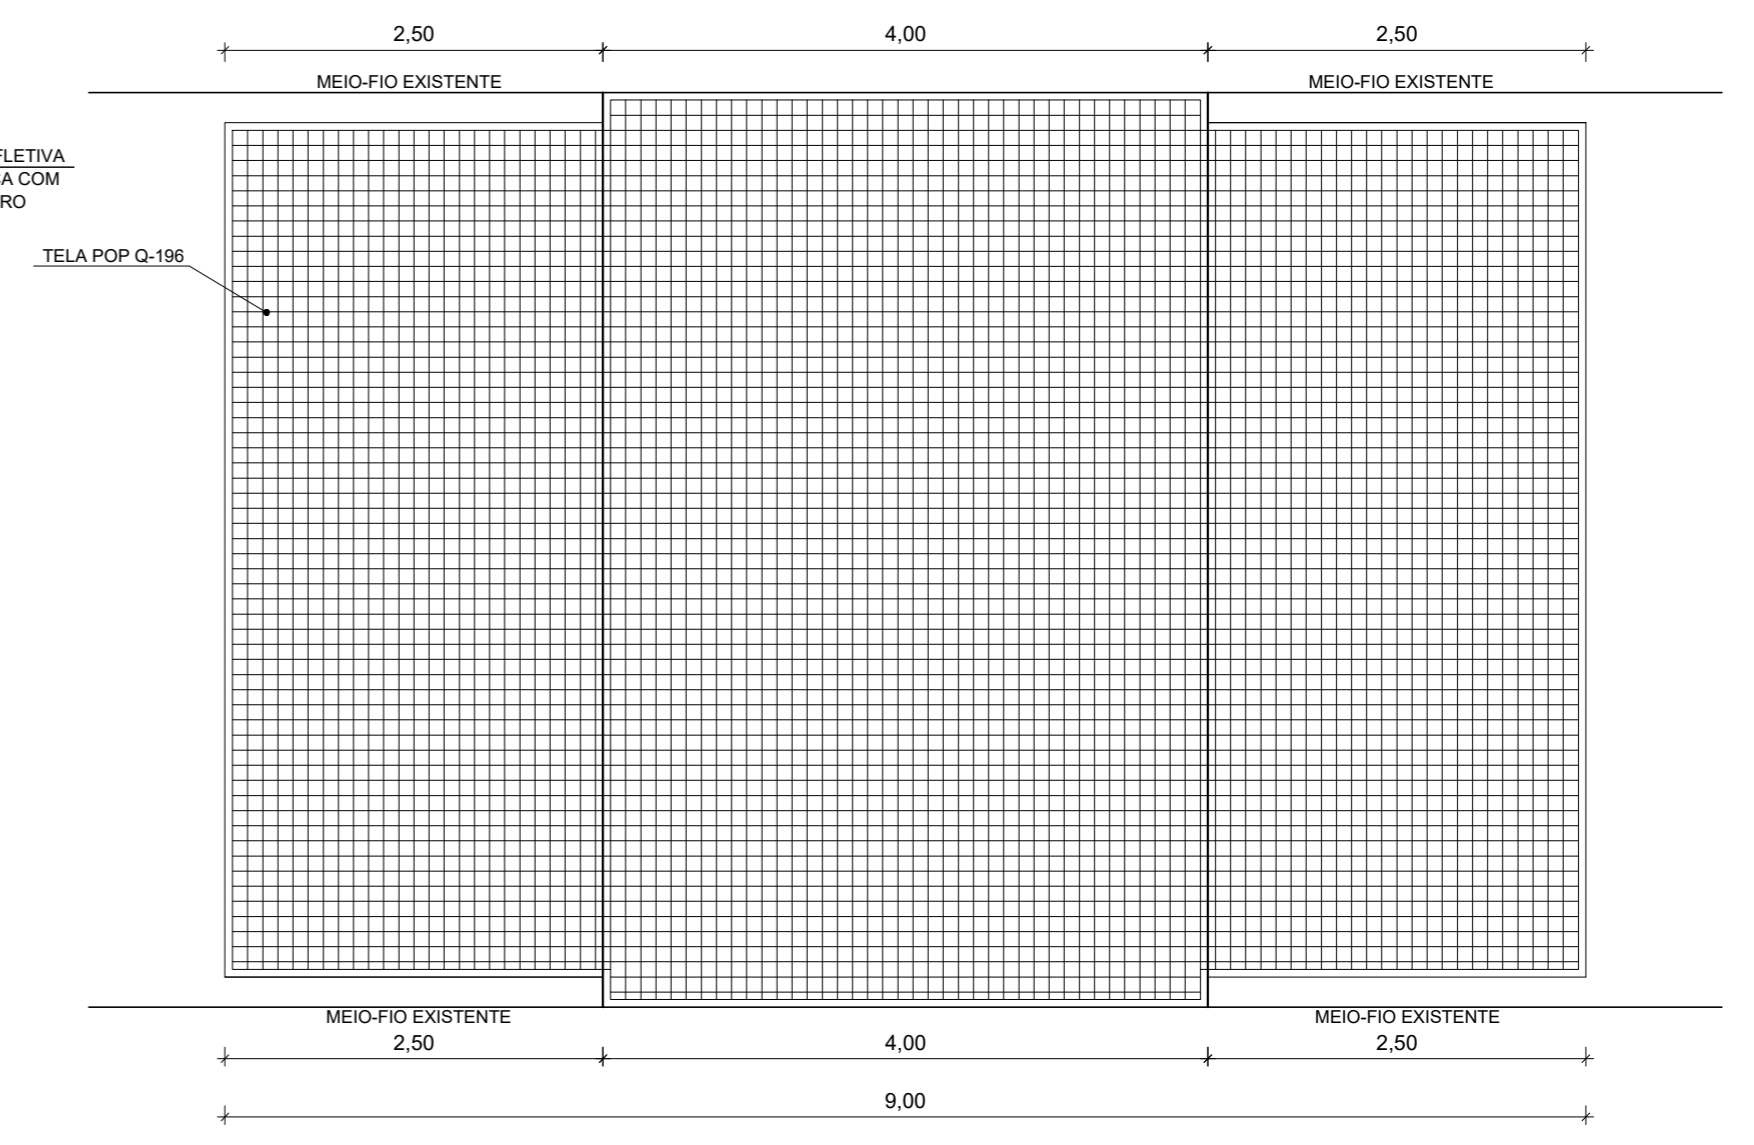

18 ARMADURA DE RADIER
ESC.: 1/50

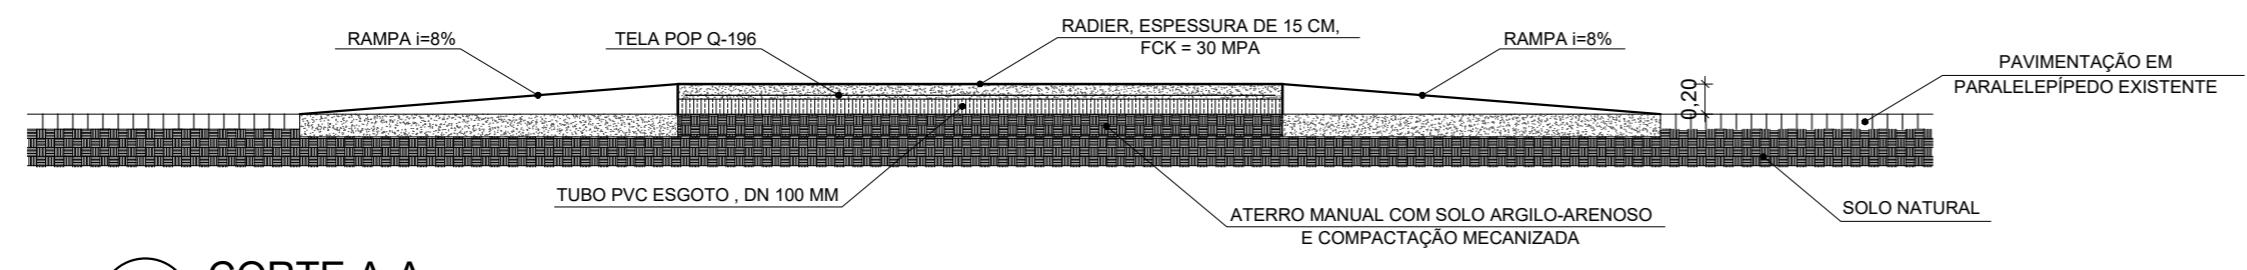


16 CORTE A-A
ESC.: 1/50

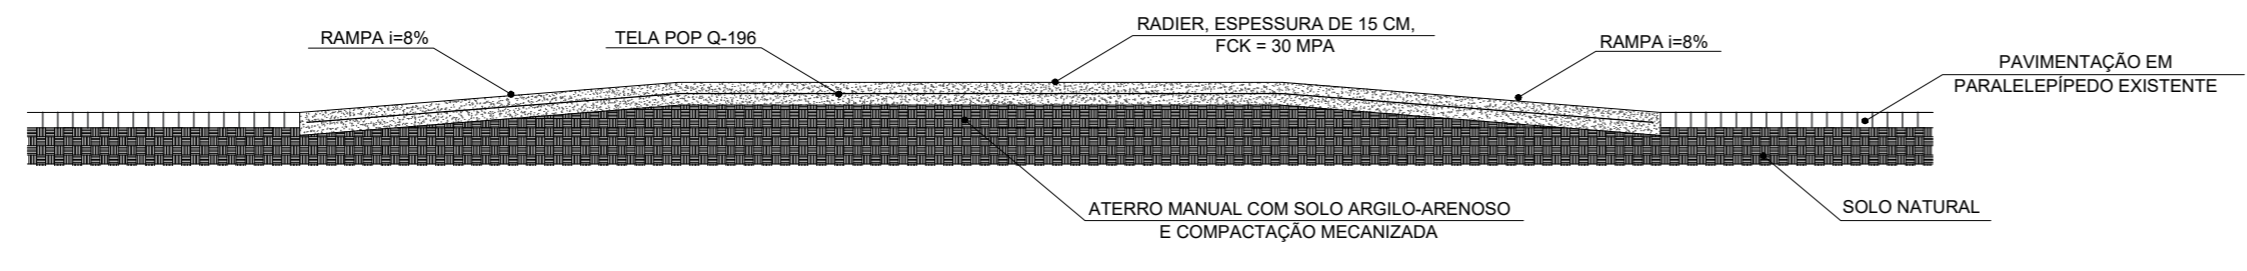

17 CORTE B-B
ESC.: 1/50

SÍMBOLO INDICATIVO DE LOCAL DE ESTACIONAMENTO DE VEÍCULOS QUE TRANSPORTAM OU QUE SEJAM CONDUZIDOS POR PESSOAS PORTADORAS DE NECESSIDADES ESPECIAIS E IDOSO

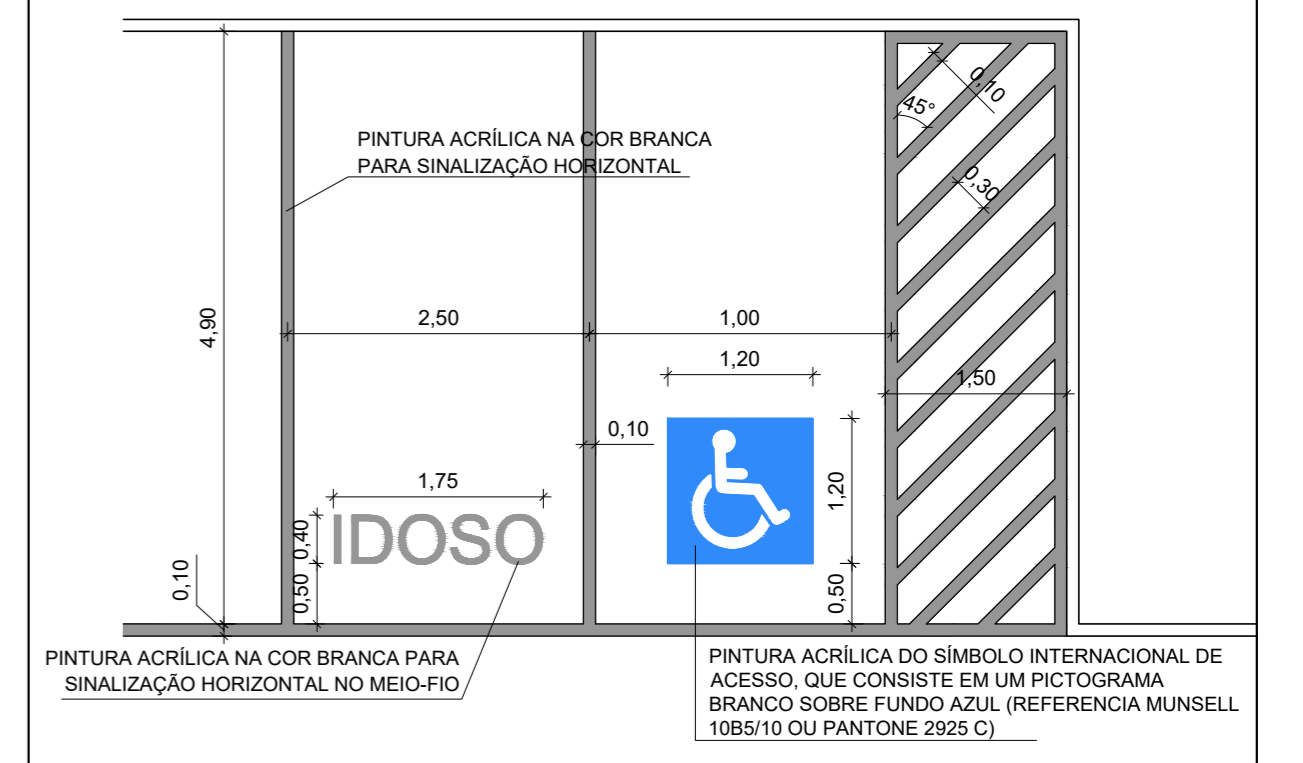

19 DETALHE DA SINALIZAÇÃO HORIZONTAL
SEM ESCALA

<p>INSTITUTO FEDERAL Sertão Pernambucano</p>	<p>INSTITUTO FEDERAL DE EDUCAÇÃO, CIÊNCIA E TECNOLOGIA SERTÃO PERNAMBUCANO DIRETORIA DE ENGENHARIA E INFRAESTRUTURA Rua Aristarco Lopes, 240 Centro Petrolina/PE CEP: 56.302-100</p>	<p>NOME: IMPLANTAÇÃO DE ACESSIBILIDADE NOS BLOCOS ADMINISTRATIVOS, DE LABORATÓRIOS E DE SALAS DE AULA DO CAMPUS PETROLINA ZONA RURAL DO IFSERTÃOPE ENDEREÇO: Rodovia BR 235, Km 22 Projeto Senador Nilo Coelho N4 CEP: 56.300-000 Petrolina/PE</p>		
			<p>DESCRIÇÃO: DETALHES</p>	<p>ESCALA: 1/50</p>
<p>ASSINATURA/CARIMBO - DIREÇÃO GERAL:</p>		<p>ASSINATURA/CARIMBO - RESPONSÁVEL TÉCNICO:</p>		<p>PRANCHA: 06/08</p>
		<p>Mateus Pereira de Matos Santiago CAU: A112245-2</p>		